


1:250

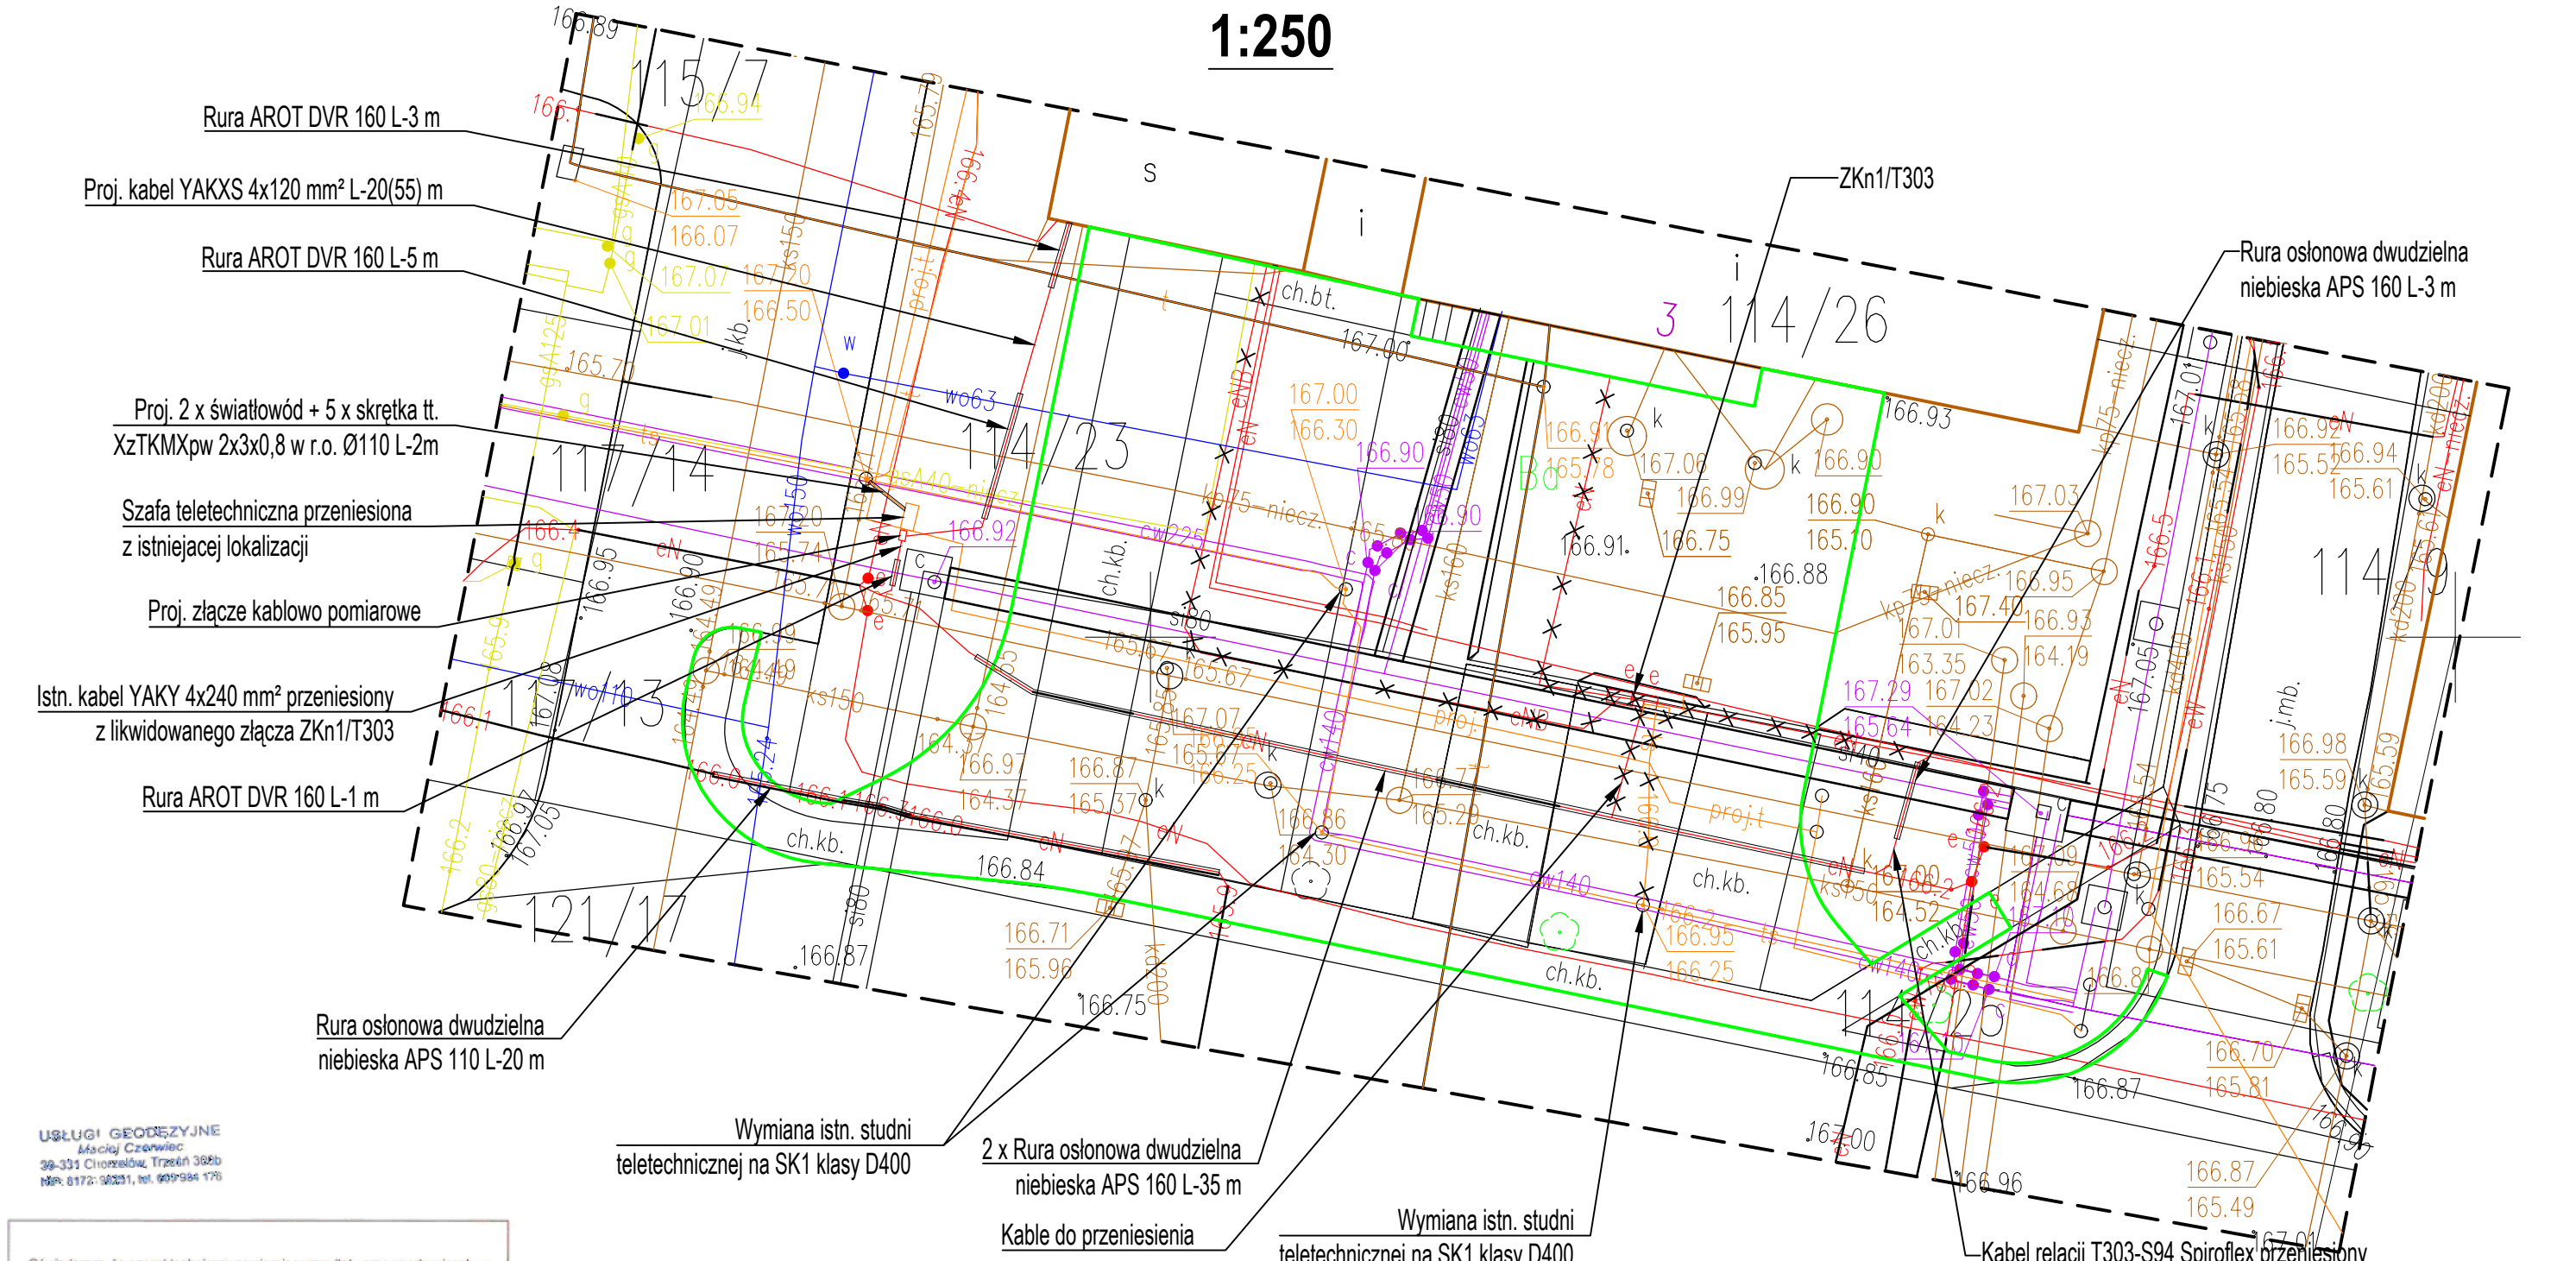


USŁUGI GEODEZYJNE
Maciej Czerwiec
39-331 Chorzele, Trzebn 300b
t. 8172 36251, tel. 999934 176

Oświadczam, że operat techniczny zawierający rezultaty prac geodezyjnych, w wyniku których powstał niniejszy dokument uzyskał pozytywny wynik weryfikacji.	
Identyfikator zgłoszenia prac geodezyjnych:	GO.6642.1.1070.2024
Organ służby geodezyjnej i kartograficznej, który otrzymał zgłoszenie prac geodezyjnych:	Powiatowy Ośrodek Dokumentacji Geodezyjnej i Kartograficznej w Mielcu, ul. Wyspiańskiego 6, 39-300 Mielec
Wykonawca prac geodezyjnych:	Usługi Geodezyjne Maciej Czerwiec Trzebn 300b 39-331 Chorzele
Nr orsz data sporządzenie dokumentu zawierającego wynik pozytywnej weryfikacji	GO.6642.1.1070.2024_1 z dnia 04.04.2024
Imię i nazwisko oraz nr uprawnień zawodowych kierownika prac geodezyjnych	Paweł Czerwiec nr uprawnień 15321
Data i podpis kierownika prac geodezyjnych	

MAPA DO CELÓW PROJEKTOWYCH

powstała na bazie mapy zasadniczej
skala: 1:500
poziom odniesienia: Amsterdam 2007
województwo: PODKARPACKIE
powiat: MIELECKI
gmina: Miasto Mielec
obręb: Przemysłowy
działka: 114/26
Mapa aktualna na dzień: 2024-03-28
Identyfikator zgłoszonych prac geodezyjnych KERG: GO.6642.1.1070.2024
Granice działek wykazano według stanu obowiązującego w ewidencji gruntów i budynków.
Granice działki 114/26 w zakresie spełniają wymogi standardów.
Nie wyklucza się istnienia w terenie innych urządzeń podziemnych, które nie zostały zinventaryzowane powykonawczo i dokumentacja nie została przekazana do państwowego zasobu geodezyjno-kartograficznego
W KW dla danego obszaru brak wpisanych służebności gruntowych

Inwestor	Euro- Eko Media Sp. z o.o. ul. Wojska Polskiego 3 , 39-300 Mielec		
Obiekt	Budowajazdów wraz z placem rozładunkowym, przebudową chodnika oraz zabezpieczeniem bądź remontem istniejącego uzbrojenia na terenie Neutralizatora N-9 Euro-Eko Media		
Nazwa rys.	Projekt zagospodarowania terenu	Data	Nr rysunku
		08.2024	E-01
Branża	Elektryczna	Format	Skala
		A3	1:250
Projektant	Numer i zakres uprawnień	Podpis i pieczęć	
mgr inż. Piotr Pitera	MAP/0052/PWBE/17 do projektowania i kierowania robotami budowlanymi w specjalności instalacyjnej w zakresie sieci, instalacji i urządzeń elektrycznych i elektroenergetycznych bez ograniczeń		
Sprawdzający	Numer i zakres uprawnień	Podpis i pieczęć	
mgr inż. Andrzej Wiktorowski	PDK/0146/POOE/04 do projektowania bez ograniczeń w specjalności instalacyjnej: w zakresie sieci, instalacji i urządzeń elektrycznych i elektroenergetycznych	